


# PŮDORYS SUTERÉNU - ŘEŠENÁ ČÁST



PROFESE	ZDRAVOTNÍ TECHNIKA	 <b>PROJEKT</b> Ing. Karel Dovrtěl projektový TŽB
ZODPOVĚDNÝ PROJEKTANT	Ing. Karel Dovrtěl	
VYPRACOVAL	Ing. Karel Dovrtěl	 <b>ATELIER ZIDKA</b> ARCHITEKTONSKO-PROJEKČNÍ s.r.o. Jihní ul. 8/70, Hradec Králové 500 03 tel: 465 827 511, 465 827 512, e-mail: zidka@atelierzidka.cz
VEDOUČÍ PROJEKTANT	Ing. arch. Jiří Zidka	
GENERÁLNÍ PROJEKTANT	ATELIER ZIDKA	číslo zakázky: 1382/040 stupeň PD: DPS datum: ZÁŘÍ 2013 měřítko: 1:25 číslo výkresu: ZT_04
OBEDNATEL PD	ČNB, Na Příkopě 28, PRAHA 1, PSČ 115 03	
název výkresu	PŮDORYS SUTERÉNU - ŘEŠENÁ ČÁST	

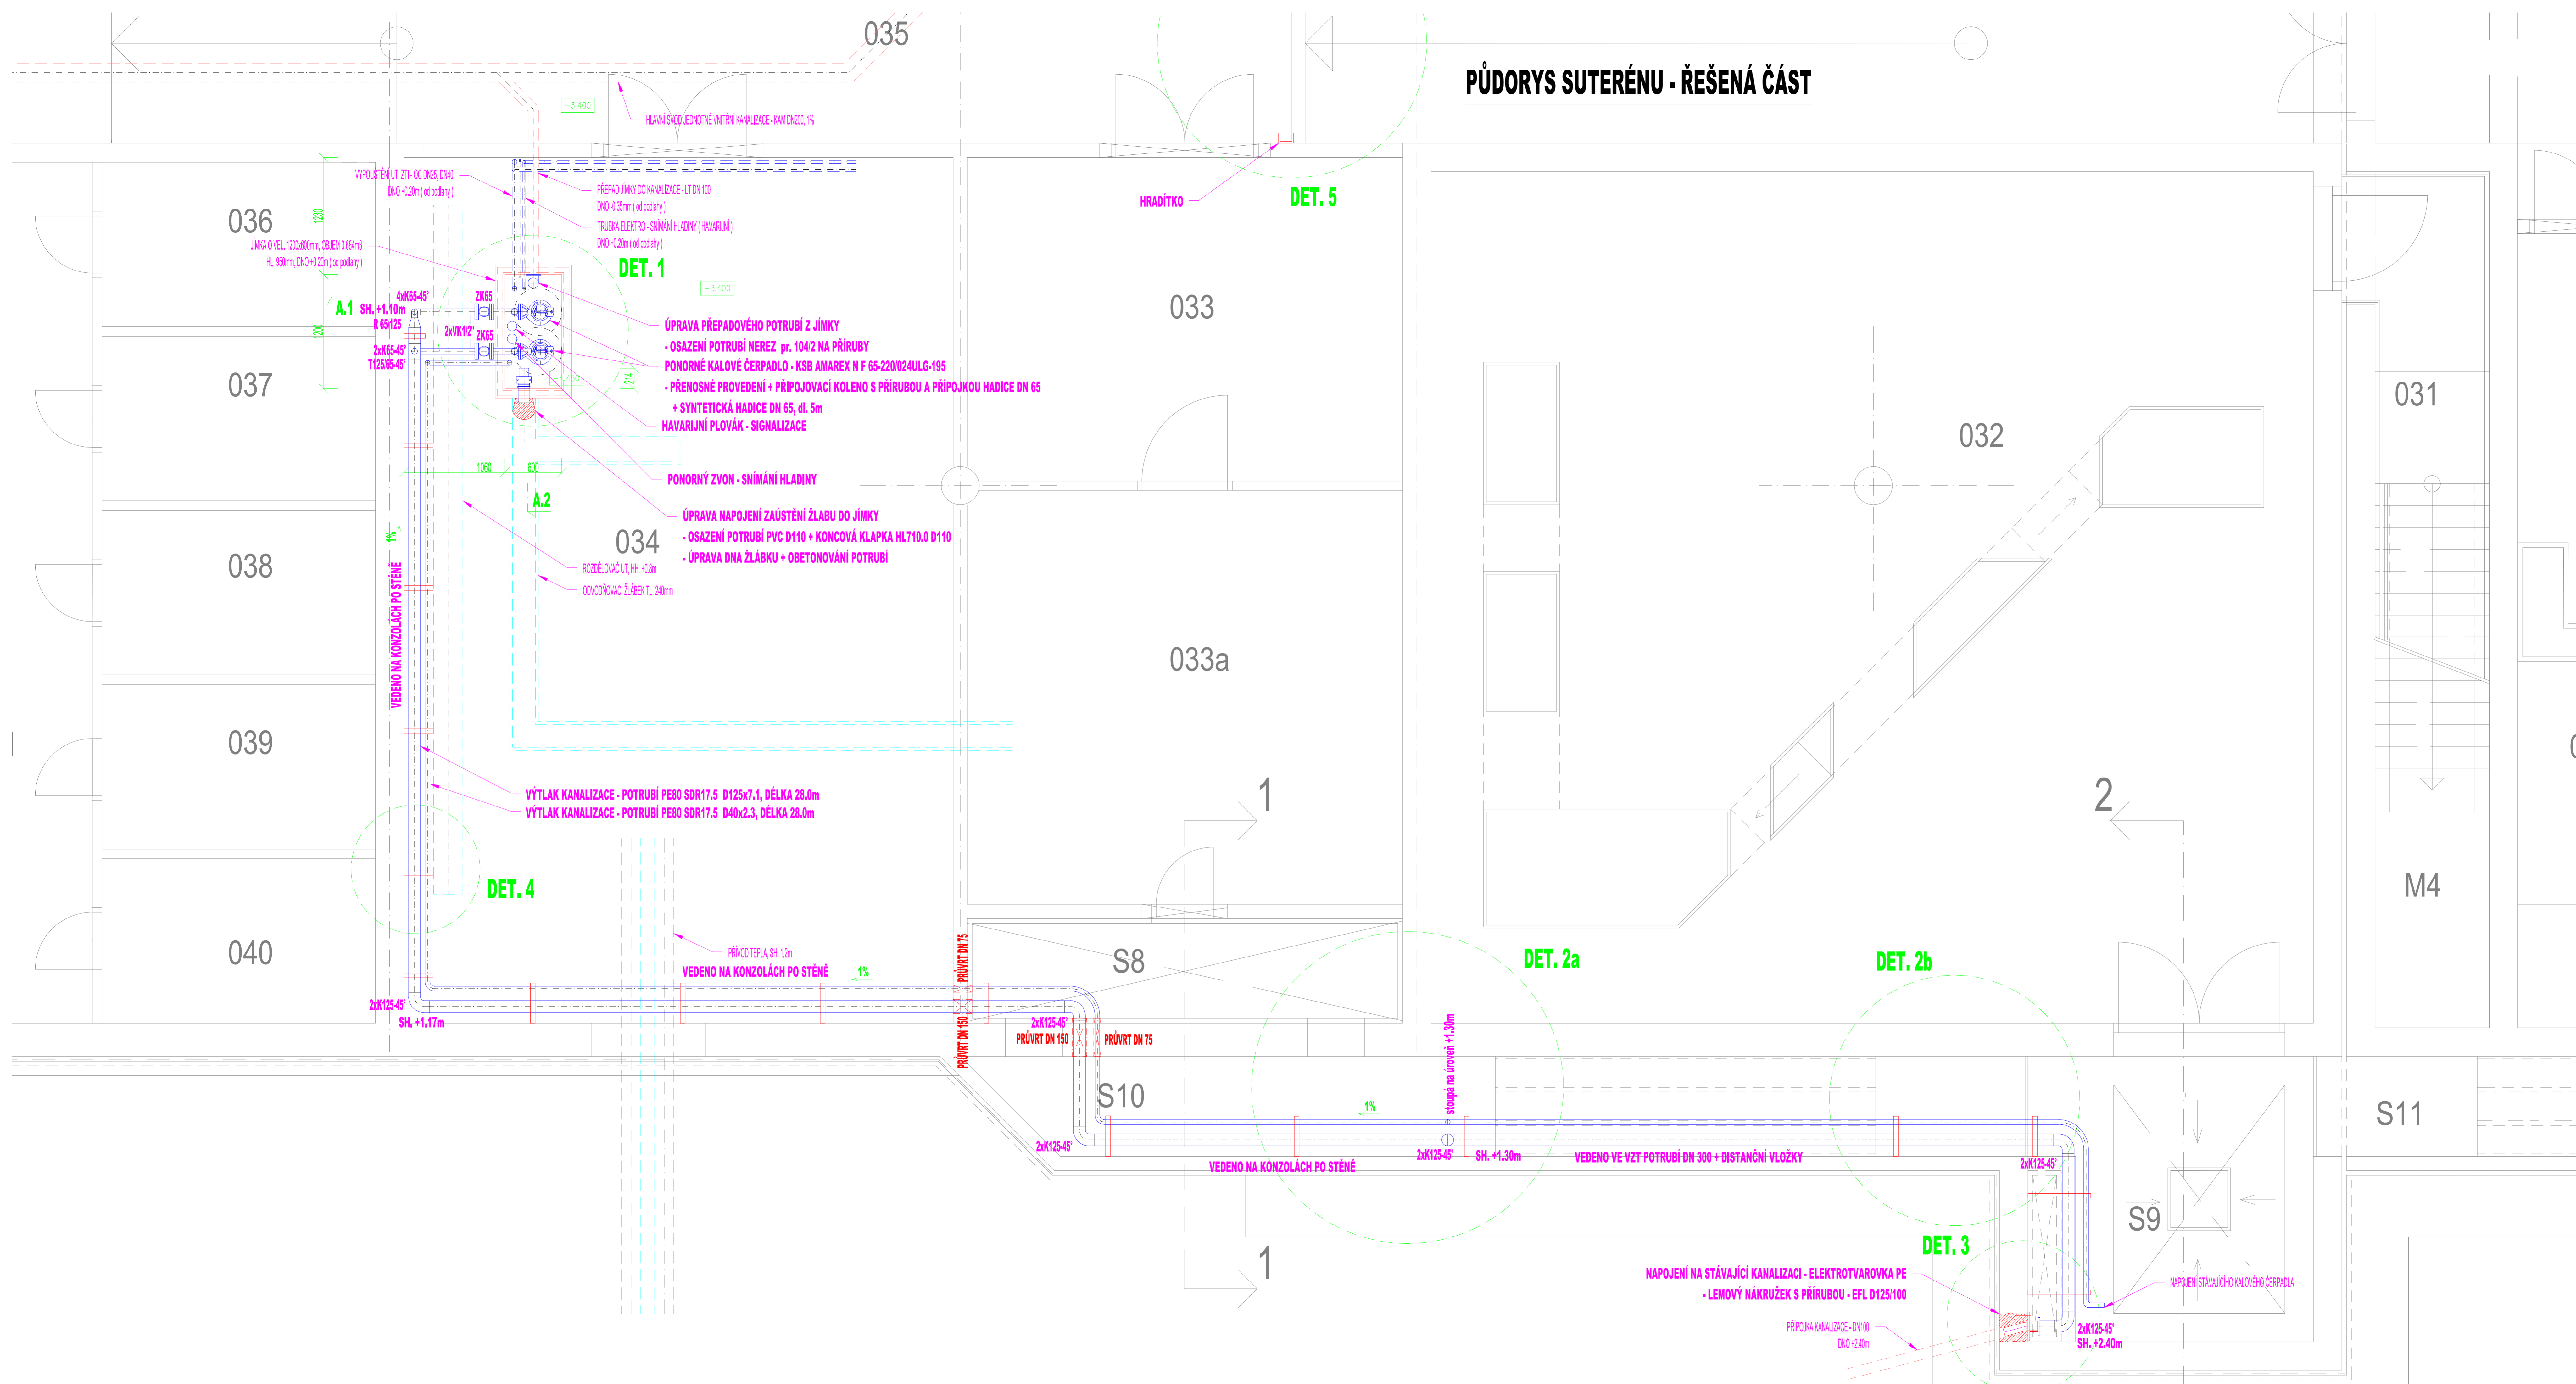