

LEGENDA:



Silový rozvaděč




Stoupání/klesání vedení




Požární ucpávky



Kabeláž

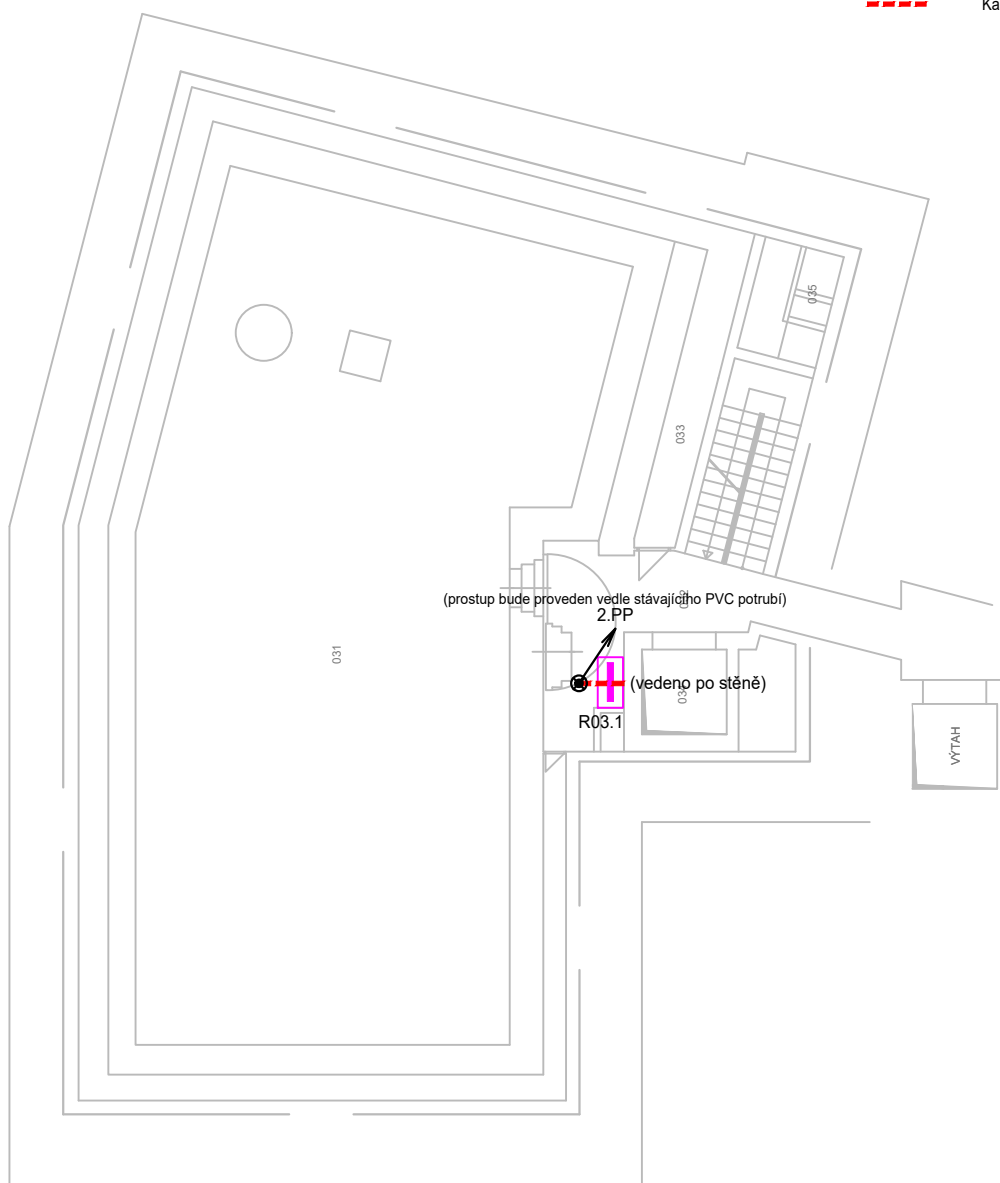

DATUM:	10/2022	NÁZEV A MÍSTO STAVBY:	Vedení kabeláže v rámci rekonstrukce R20 ČNB Brno - Brno, Rooseveltova 20	ČÍSLO PARÉ:
VYPRACOVAL:	Ing. Petr Kolouch			
KONTROLOVAL:	Ing. Svatopluk Peksa			
HIP:	Daniel Servít	INVESTOR:	ČNB Brno	RAZÍTKO:
NÁZEV SOUBORU:			ČNB Brno - Brno, Rooseveltova 20	
 FALCO® ELECTRICS <small>KSYSTEM GROUP</small>		HLAVNÍ PROJEKTANT:	K-system.CZ s.r.o., U Kuchyňky 2/180, 674 01 Třebíč	
		OBCHODNÍ SOUBOR:	OS 7200	
		ČÍSLO AKCE:	S2200350	
		ČÁST DLE VYHLÁŠKY:	Silnoproud	MĚŘÍTKO: 1:250
		REVIZE:		STUPEŇ PD: DSPS
NÁZEV DOKUMENTU:			PŮDORYS 3.PP - kabeláž v rámci rekonstrukce R20	ČÍSLO DOKUMENTU: 658