

LEGENDA ÚT

- ZRUŠENÍ OTOPNÉHO TĚLESA
- VÝMĚNA OTOPNÉHO TĚLESA
- NOVÉ OTOPNÉ TĚLESO

LEGENDA STAVEBNÍCH PRVKŮ

- REVIZNÍ DVÍŘKA PODHLEDU 600x600mm
POZICE PŘÍPUSOBIT SKUTEČNÝM POTŘEBÁM TZB
- REVIZNÍ DVÍŘKA PODHLEDU 200x200mm
PRO UMÍSTĚNÍ TRAFU LOGA NEBO NEONU V PODHLEDU

LEGENDA EPS, NZS

- OPTICKO-KOUŘOVÝ DETEKTOR V PODHLEDU, BÍLÝ/ČERNÝ
- NÁSTĚNNÝ REPRODUKTOR NZS
- NÁSTĚNNÉ HODINY JEDNOTNÉHO ČASU

LEGENDA A/V

- TV 55", HH. +2,300
VČETNĚ NÁSTĚNNÉHO DRŽÁKU
- REPRODUKTOR A/V, ZAPUŠTĚNÝ, ČERNÝ

LEGENDA VZT

- ODVODNÍ VENTIL ZAPUŠTĚNÝ / V BOCÍCH PODHLEDU
- PŘÍVODNÍ ANEMOSTAT ZAPUŠTĚNÝ
- ODVODNÍ ANEMOSTAT ZAPUŠTĚNÝ
- FANCOILOVÁ JEDNOTKA ZAPUŠTĚNÁ NOVÁ POZICE
FANCOILOVÁ JEDNOTKA PŮVODNÍ POZICE

LEGENDA NOUZOVÝCH SVÍTIDEL

- N1 PŘISAZENÉ LED SVÍTIDLO, KORIDOROVÁ CH., AUTO 3h
3,0W, IP40, Ø99x36mm
- N1v VSAZENÉ LED SVÍTIDLO, KORIDOROVÁ CH., AUTO 3h
3,0W, IP40, Ø99x36mm
- N2 PŘISAZENÉ LED SVÍTIDLO, KRUHOVÁ CH., AUTO 3h
3,0W, IP40, Ø99x36mm
- N3 PŘISAZENÉ LED SVÍTIDLO, ASYMETRICKÁ CH., AUTO 3h
3,0W, IP40, Ø99x36mm
- NP LED SVÍTIDLO S PIKTOGRAMEM, AUTO 1-8h
3,1W, IP44, 280x45x194mm


LEGENDA SVÍTIDEL

- L.1 PŘISAZENÉ LED SVÍTIDLO, Ø32CM, ČERNÉ, 10W
STMÍVATELNÉ, S.H. +2,500
- L.2 VSAZENÝ LED DOWNLIGHT, Ø6CM, ČERNÉ, 12W
STMÍVATELNÉ, S.H. +2,500
- L.3 ZAPUŠTĚNÉ LED SVÍTIDLO, 60x60CM, 33W
STMÍVATELNÉ, S.H. +2,700
- L.4 NÁSTĚNNÉ LED SVÍTIDLO, 580x40x80, 23W, IP44
NESTMÍVATELNÉ, S.H. +2,100
- L.5 LED PÁSEK, RŮZNÉ DÉLKY, 14,4W/bm
S.H. +2,500 V HLINÍKOVÉM ROHOVÉM PROFILU
- L.6 VÝVOD NA LOGO, 100W, v.+1,8m
VČETNĚ 12V TRAFU V PODHLEDU
- L.7 VÝVOD NA NEON, v.+1,8m NENÍ-LI UVEDENO JINAK
VČETNĚ 12V TRAFU V PODHLEDU

LEGENDA MÍSTNOSTÍ

| Č.M. | NÁZEV MÍSTNOSTI | m2 |
|-------------------------------|-----------------|--------|
| 1S501 | TĚLOCVIČNA | 34,50 |
| 1S502 | ŠATNY MUŽI | 12,53 |
| 1S502A | HYG.ZÁZEMÍ MUŽI | 6,76 |
| 1S502B | WC MUŽI | 1,39 |
| 1S503 | ÚKLIDOVÁ KOMORA | 2,97 |
| 1S504 | ŠATNY ŽENY | 9,75 |
| 1S504A | HYG.ZÁZEMÍ ŽENY | 7,67 |
| 1S504B | WC ŽENY | 1,13 |
| 1S505 | TĚLOCVIČNA | 32,20 |
| 1S506 | PŘEDSÍŇ | 5,12 |
| 1S506A | BEZBARIÉROVÉ WC | 2,9 |
| 1S830 | CHODBA | 22,77 |
| 1S831 | CHODBA | 11,67 |
| CELKOVÁ UŽITNÁ PLOCHA PODLAŽÍ | | 151,36 |

HRANICE SPORTOVNĚ-REKONDIČNÍHO CENTRA

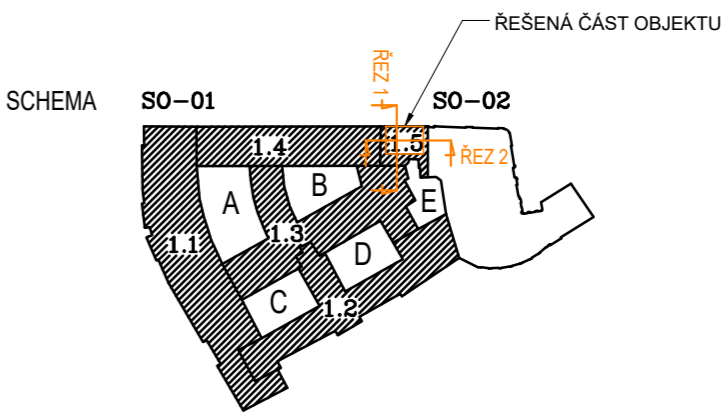

OZNAČENÍ, ČÍSLO
A NÁZEV PROJEKTU

CNBSRC 2024/06

STAVEBNÍ ÚPRAVY
SPORTOVNĚ-REKONDIČNÍHO
CENTRA (SRC) ČNB

STAVEBNÍK

ČESKÁ NÁRODNÍ BANKA

NA PŘÍKOPĚ 864/28, 110 00 PRAHA 1, IČ: 48136450

MÍSTO STAVBY

SENOVÁŽNÁ 864/1

110 00 PRAHA 1

k.ú. Nové Město [727118]

ARCHITEKT / HIP



bdXarchitekti s.r.o., IČ: 033 48 261, BERMANOVA 6, PRAHA-ČAKOVICE
W: bdXarch.com, E: info@bdxarch.com, TEL: 724 505 067, 776 669 184
ODPOVĚDNÝ PROJEKTANT

AUTORIZAČNÍ RAZÍTKO

ING. ARCH. ZDENĚK VÁVRA

Č. AUTORIZACE

04 416

PROJEKTANT ČÁSTI

bdXarchitekti s.r.o., IČ 033 48 261

U PRŮHONU 32, 17000 PRAHA 7 - HOLEŠOVICE

VYPRACOVAL

ING.ARCH.ZDENĚK VÁVRA

STUPEŇ

DOKUMENTACE PRO PROVÁDĚNÍ STAVBY

DPS

ČÁST PROJEKTU

DOKUMENTACE STAVEBNÍCH OBJEKTŮ

D

ČÁST DOKUMENTACE

STAVEBNÍ A TECHNOLOGICKÁ ČÁST

1

PROFESÉ

TECHNIKA PROSTŘEDÍ STAVEB

21-TPS

OBSAH PŘÍLOHY

PŮDORYS 1.SUTERÉN
KOORDINAČNÍ STAV .11

SYSTÉM S-JTSK a BpV /m.n m./ ±0,000 = 196,230 PARÉ

| | | | | |
|---------|-------|------|------------|------|
| | 0 | 0,5m | 1,0m | 2,5m |
| MĚŘÍTKO | 1:50 | | DATUM | |
| FORMÁT | 8x A4 | | 16/10/2024 | |

