


PŮDORYS 2.SUTERÉNU

ŘEZ 1

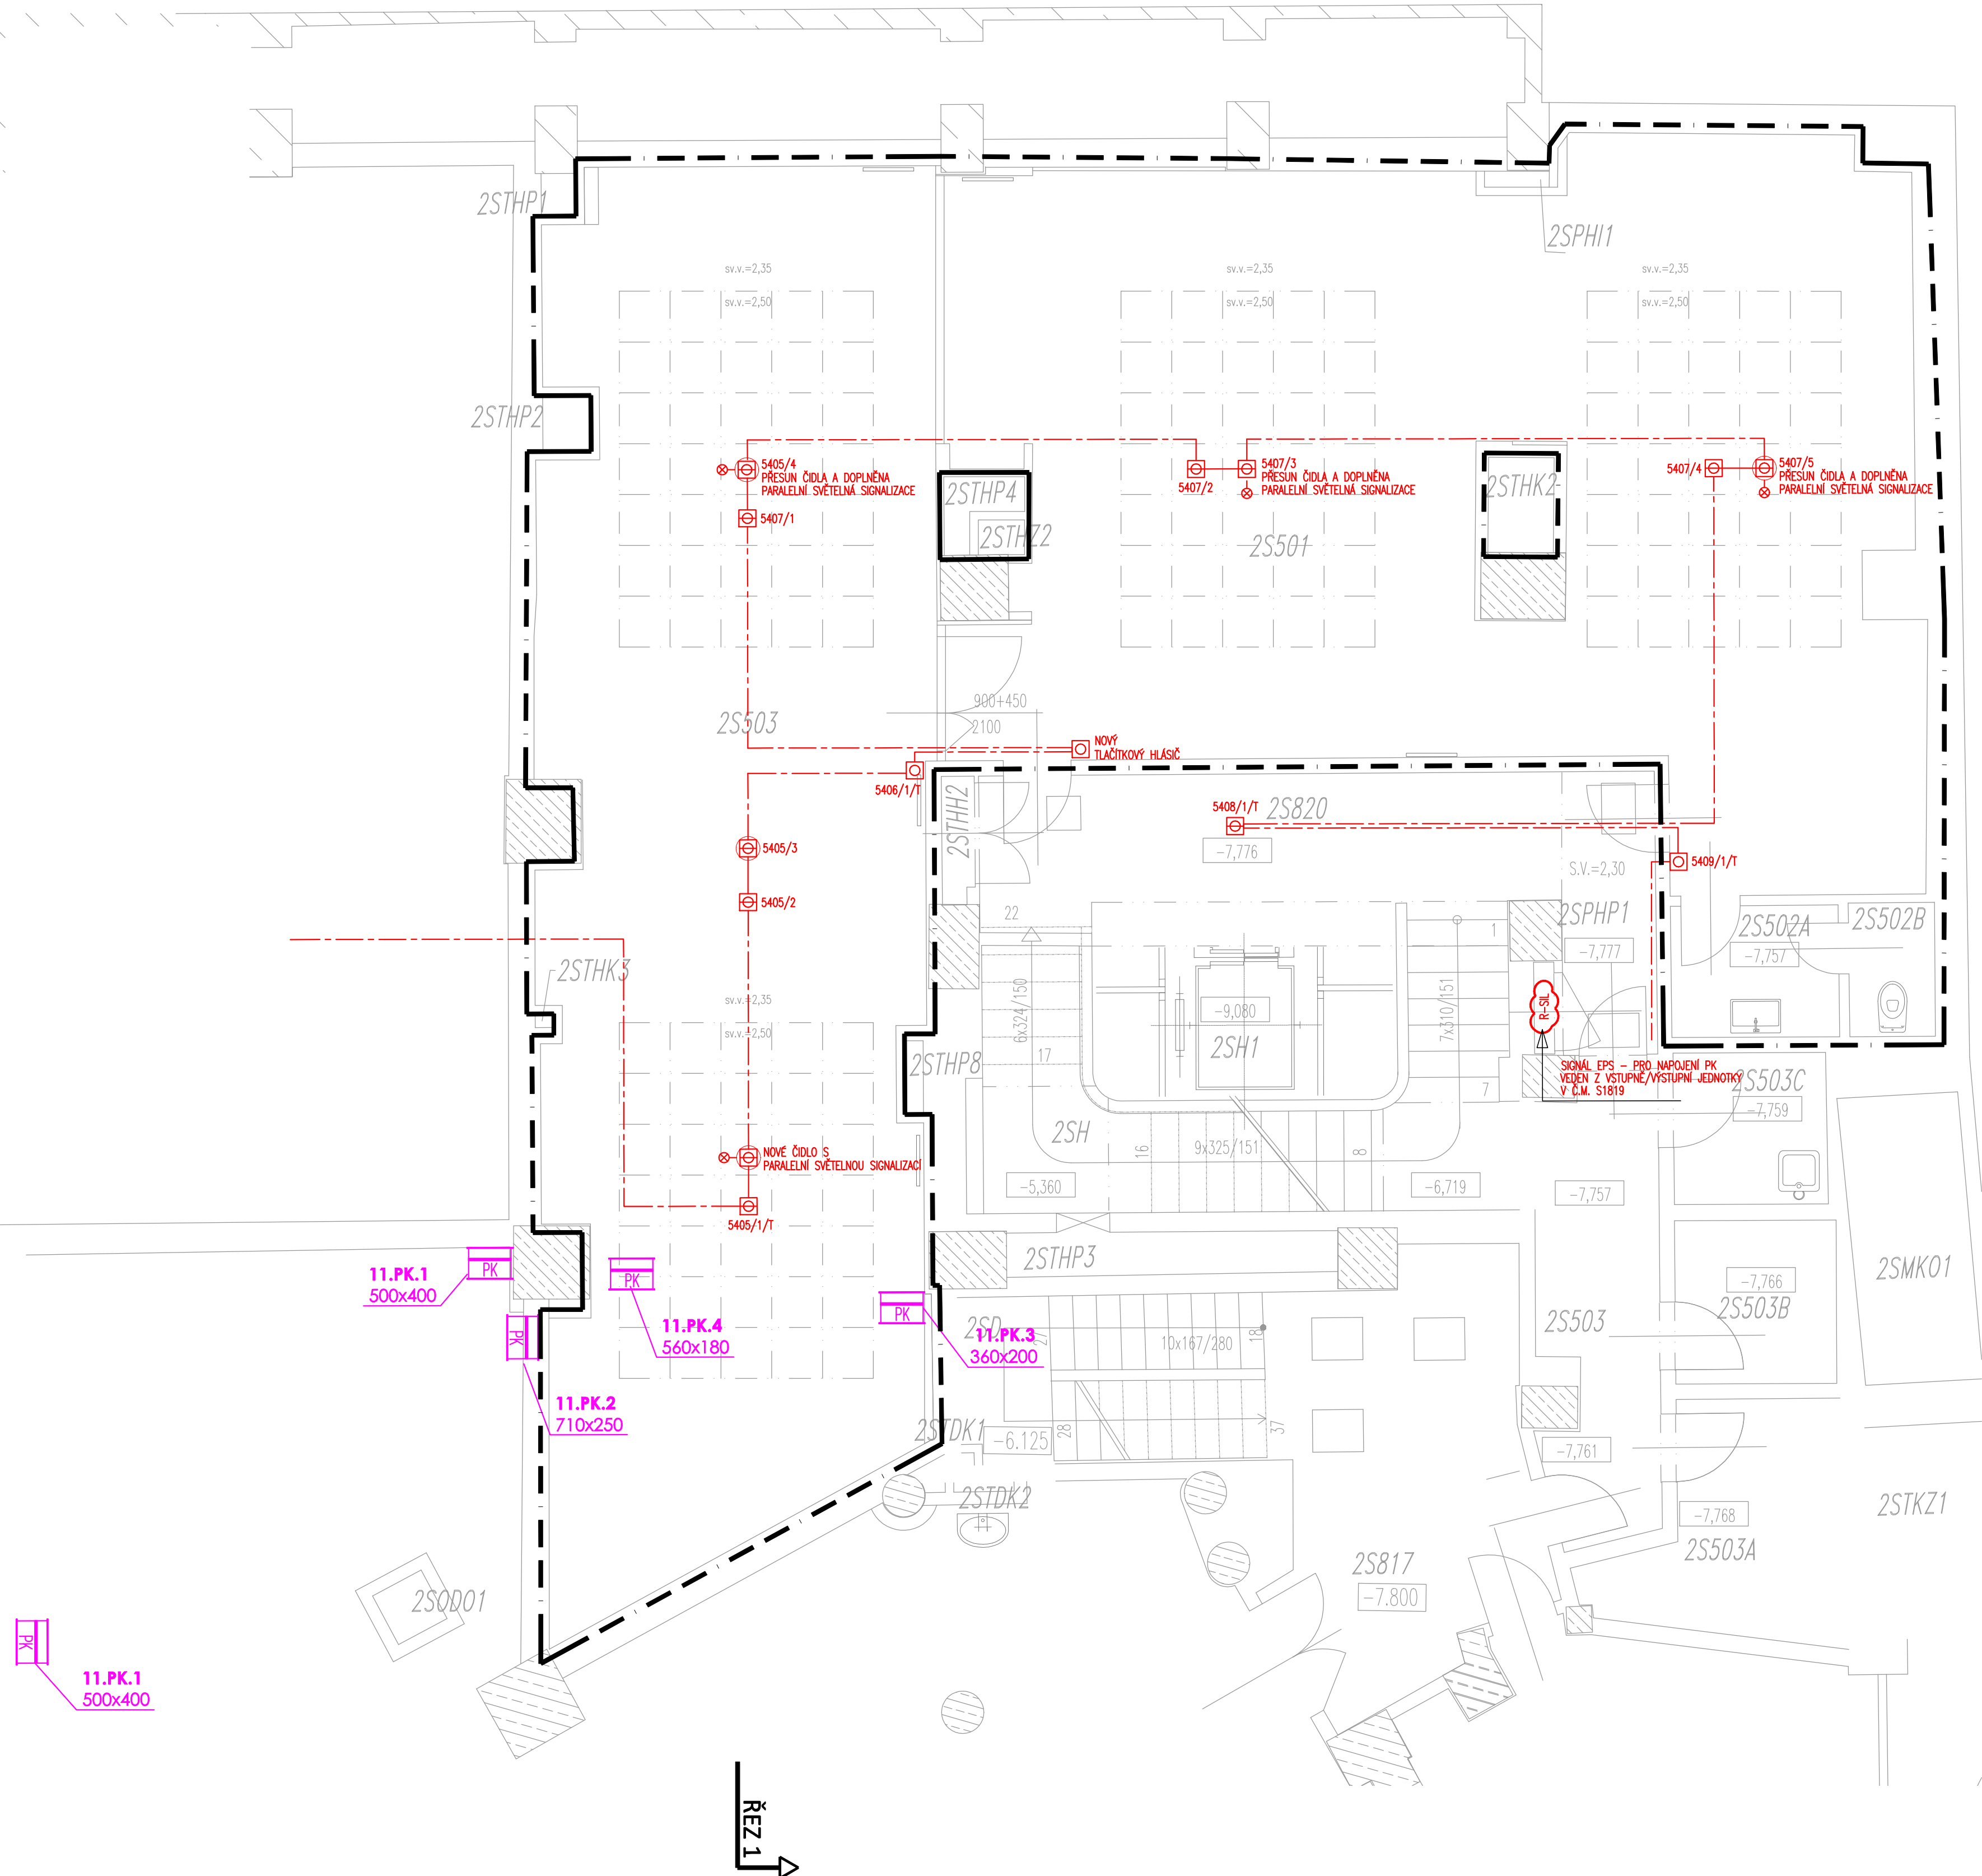

LEGENDA MÍSTNOSTÍ


Č.M.	NÁZEV MÍSTNOSTI	m2	PODLAHA	STĚNY	STROPY
2S501	TĚLOCVIČNA	83,58	SPORTOVNÍ VINYL FL.6	MALBA	POHLED 2,35 / 2,5
2S502A	PŘEDSÍŇ WC	3,08	DLAŽBA FL.3	MALBA / KER. DLAŽBA	POHLED 2,37
2S502B	WC	1,60	DLAŽBA FL.3	MALBA / KER. DLAŽBA	POHLED 2,35
2S503	TĚLOCVIČNA	72,18	SPORTOVNÍ VINYL FL.4/5	MALBA	POHLED 2,35 / 2,5

CELKOVÁ UŽITNÁ PLOCHA PODLAŽÍ

160,44 m2

LEGENDA

- Automatický opticko-kouřový hlásič
- Teplotně-diferenciální hlásič
- Automatický opticko-kouřový hlásič nad podhledem
- Paralelní světelná signalizace
- Návazné zařízení ovládané systémem EPS (Požární klapka)

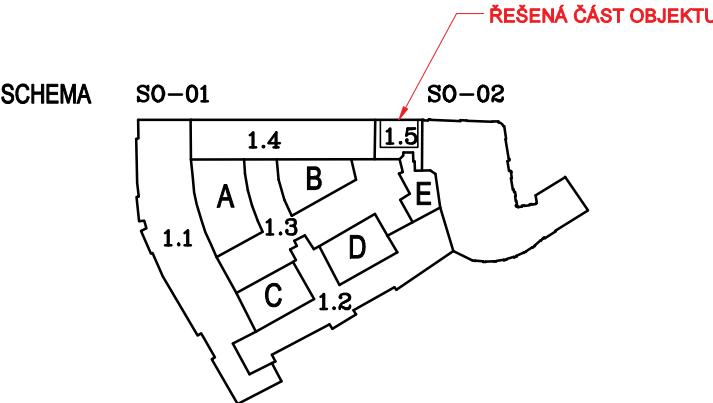

OZNAČENÍ, ČÍSLO  
A NÁZEV PROJEKTU  
CNBSRC 2024/06

STAVEBNÍ ÚPRAVY  
SPORTOVNĚ-REKONDIČNÍHO  
CENTRA (SRC) ČNB

STAVEBNÍK  
ČESKÁ NÁRODNÍ BANKA  
NA PŘÍKOPĚ 864/28, 110 00 PRAHA 1, IČ: 48136450  
MÍSTO STAVBY  
SENOVÁŽNÁ 864/1  
110 00 PRAHA 1  
k.ú. Nové Město [727181]

ARCHITEKT / HIP  
bdXarchitekti  
bdXarchitekti s.r.o., IČ: 033 48 261, BERMANOVA 6, PRAHA-ČAKOVICE  
W: bdXarch.com, E: info@bdxarch.com, TEL: 724 505 067, 776 669 184  
ODPOVĚDNÝ PROJEKTANT  
AUTORIZAČNÍ RAZÍTKO  
Ing. Ivo Tříška

Č. AUTORIZACE

ČKAIT - 0011909

PROJEKTANT ČÁSTI  
FORGYS s.r.o.  
Na Stráži 1306/5, 180 00 Praha 8

VYPRACOVAL  
Ing. Ivo Tříška

STUPEŇ

DOKUMENTACE PRO PROVÁDĚNÍ STAVBY  
DPS

ČÁST PROJEKTU  
DOKUMENTACE STAVEBNÍCH OBJEKTŮ  
D

ČÁST DOKUMENTACE  
STAVEBNÍ A TECHNOLOGICKÁ ČÁST  
1

PROFESIE  
ELEKTROINSTALACE SLABOPROUD  
26-SLB

OBSAH PŘÍLOHY

PŮDORYS 2PP  
EPS .06

SYSTÉM S-JTSK a BpV /m.n m./ ±0,000 = 196,230 PARÉ

MĚŘÍTKO  
1:50  
FORMÁT  
8x A4  
DATUM  
16/10/2024