

- LEGENDA SÍTÍ :

KABELY VE SPRÁVĚ CETIN a.s.

PLYNOVOD VE SPRÁVĚ PPD a.s.

VODOVOD VE SPRÁVĚ PVK a.s.

KANALIZACE VE SPRÁVĚ PVK a.s.

NN ROZVODY VE SPRÁVĚ PRE a.s.

OPTICKÉ SÍTĚ VE SPRÁVĚ PRE a.s.

SDĚLOVACÍ KABELY VE SPRÁVĚ PRE a.s.

STAV.KONSTRUKCE VE SPRÁVĚ PRE a.s.

ROZVODY VN VE SPRÁVĚ PRE a.s.

ROZVODY VE SPRÁVĚ DOPRAVNÍ PODNIK HL.M.P.
- LEGENDA :


STAVEBNÍ PRÁCE

ZÁBOR VEŘEJNÝCH PLOCH

Technologie Hlavního města Prahy, a.s.  
S provedením stavby dle předložené  
projektové dokumentace souhlasíme  
za předpokladu dodržení našich podmínek  
stanovených ve vyjádření. Platnost 1 rok.

Číslo VPD-03012/2024

Ze dne: 04.11.2024 Podpis:

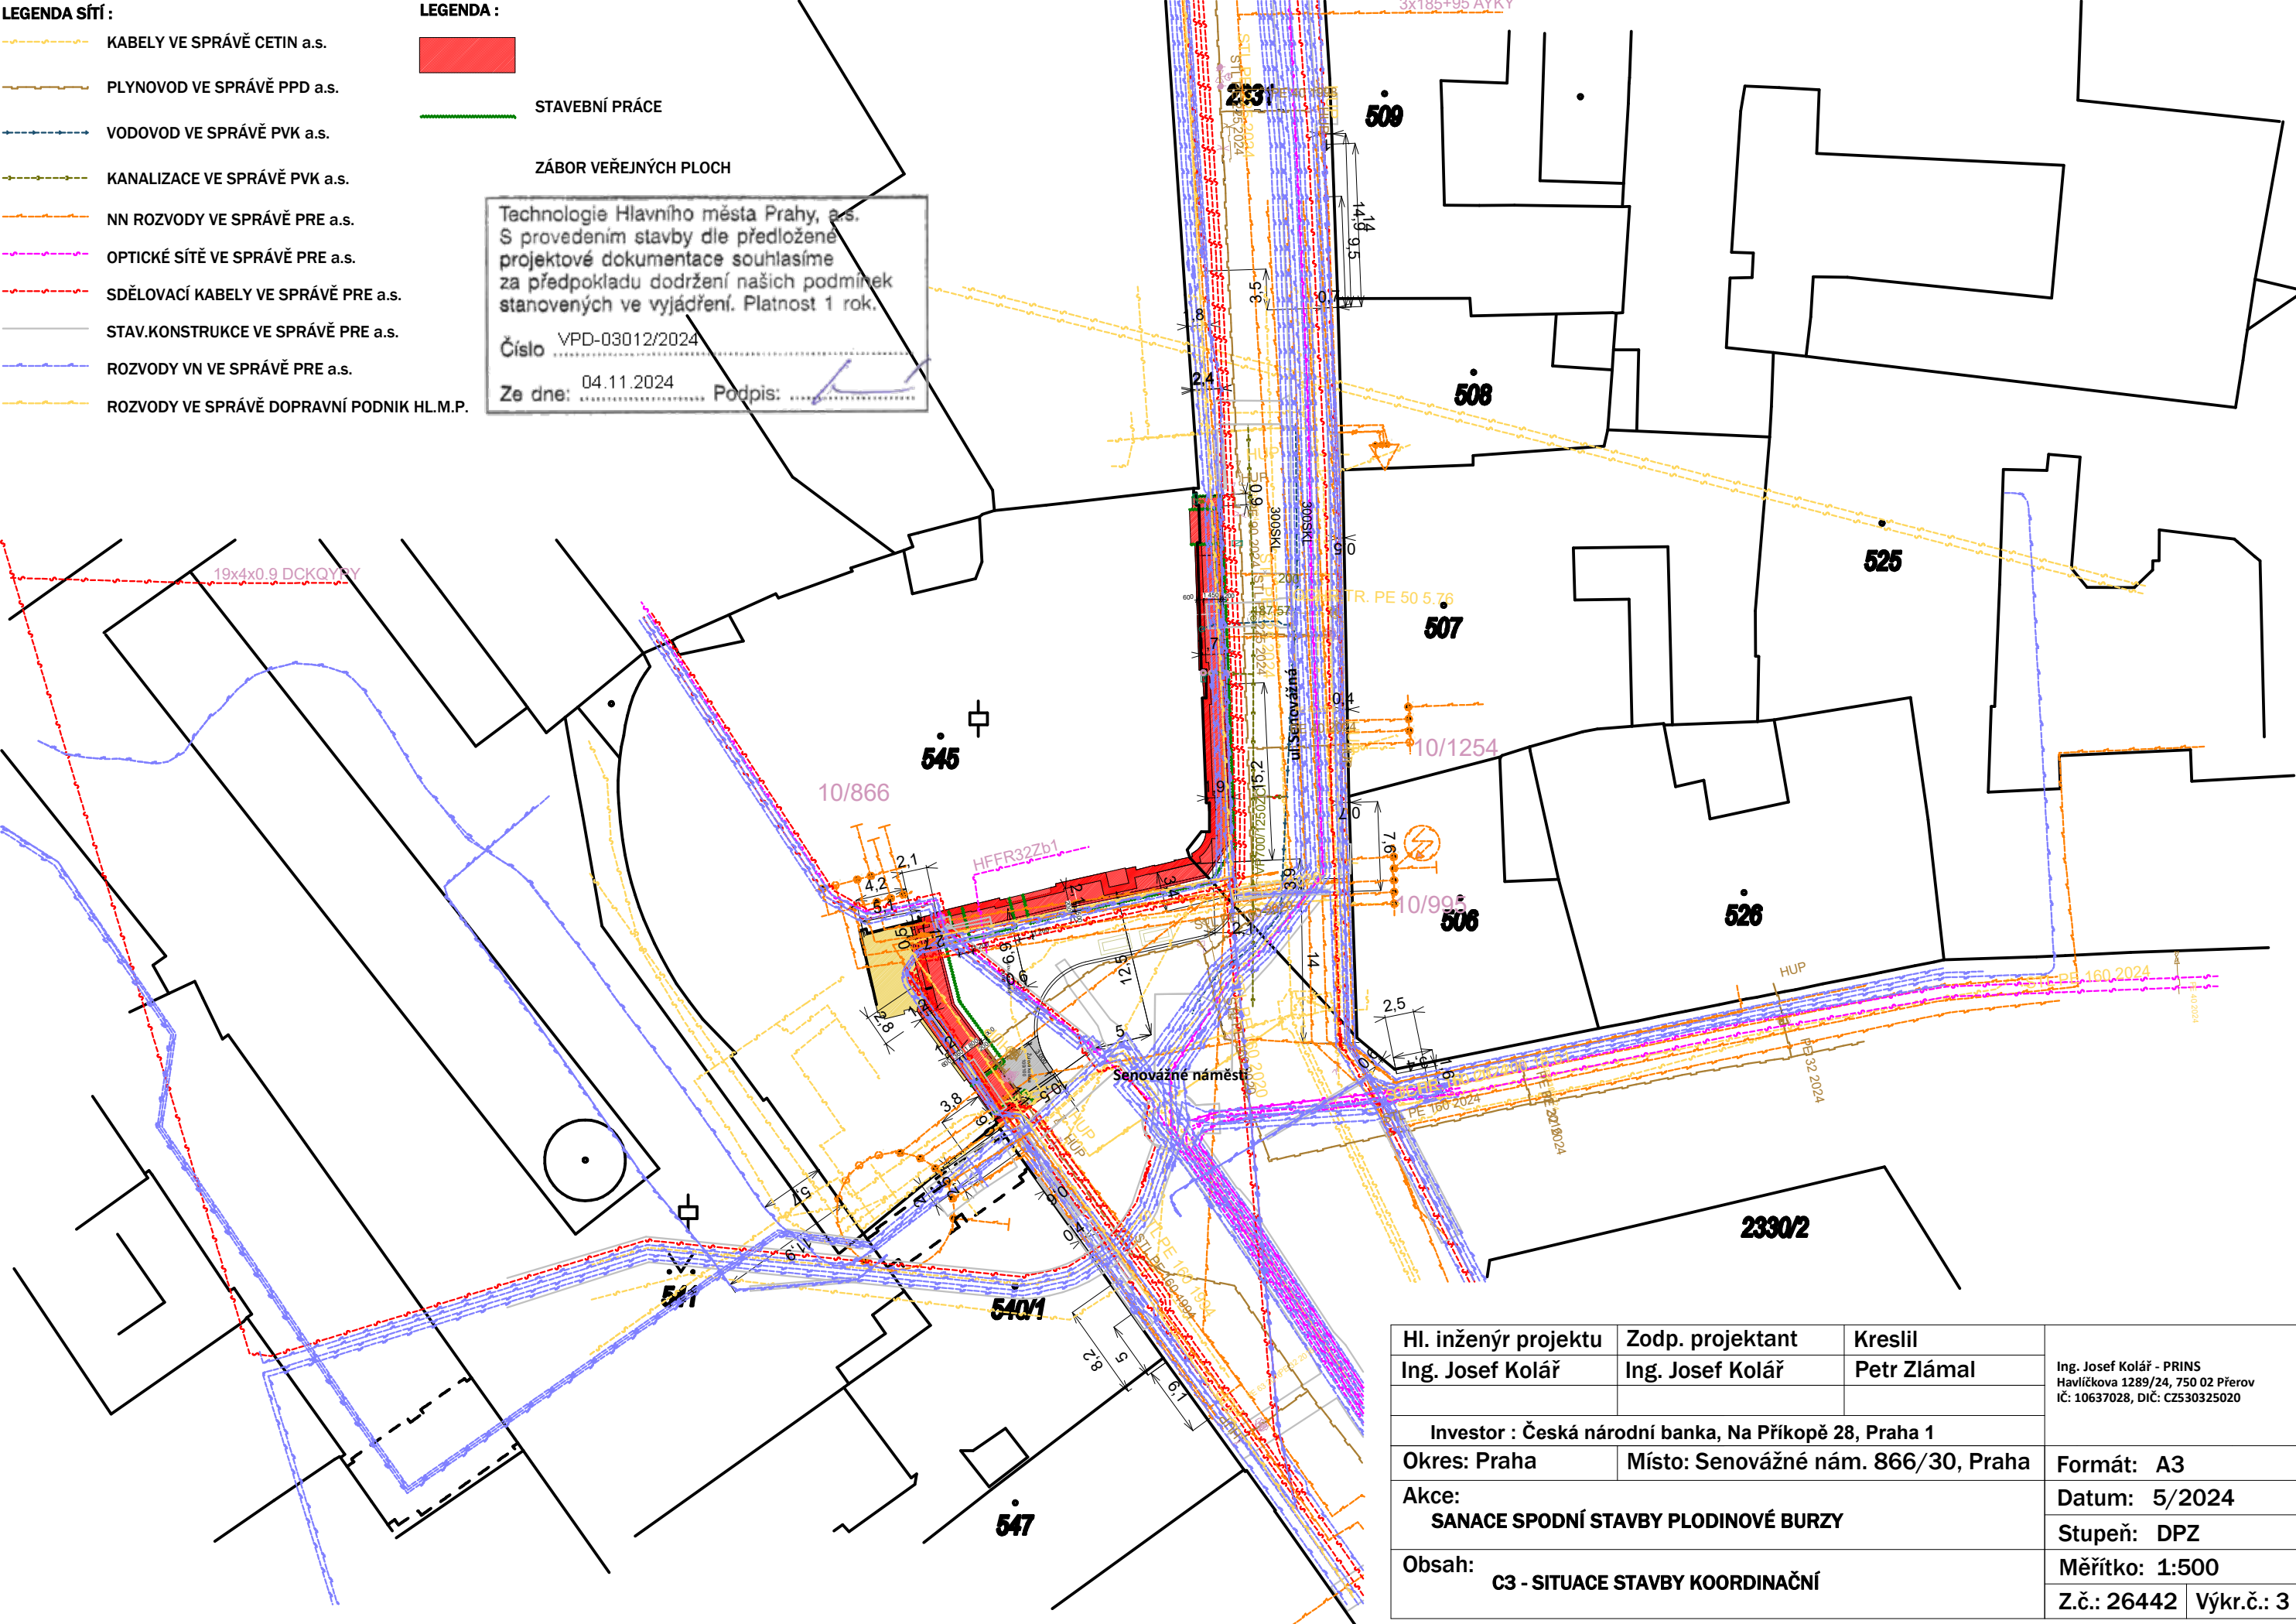

Hl. inženýr projektu	Zodp. projektant	Kreslil	Ing. Josef Kolář - PRINS Havlíčková 1289/24, 750 02 Píerov IČ: 10637028, DIČ: CZ530325020	
Ing. Josef Kolář	Ing. Josef Kolář	Petr Zlámal		
Investor : Česká národní banka, Na Příkopě 28, Praha 1				
Okres: Praha	Místo: Senovážné nám. 866/30, Praha		Formát: A3	
Akce: SANACE SPODNÍ STAVBY PLODINOVÉ BURZY			Datum: 5/2024	
			Stupeň: DPZ	
Obsah: C3 - SITUACE STAVBY KOORDINAČNÍ			Měřítko: 1:500	
			Z.č.: 26442	Výkr.č.: 3