


PŮDORYS:

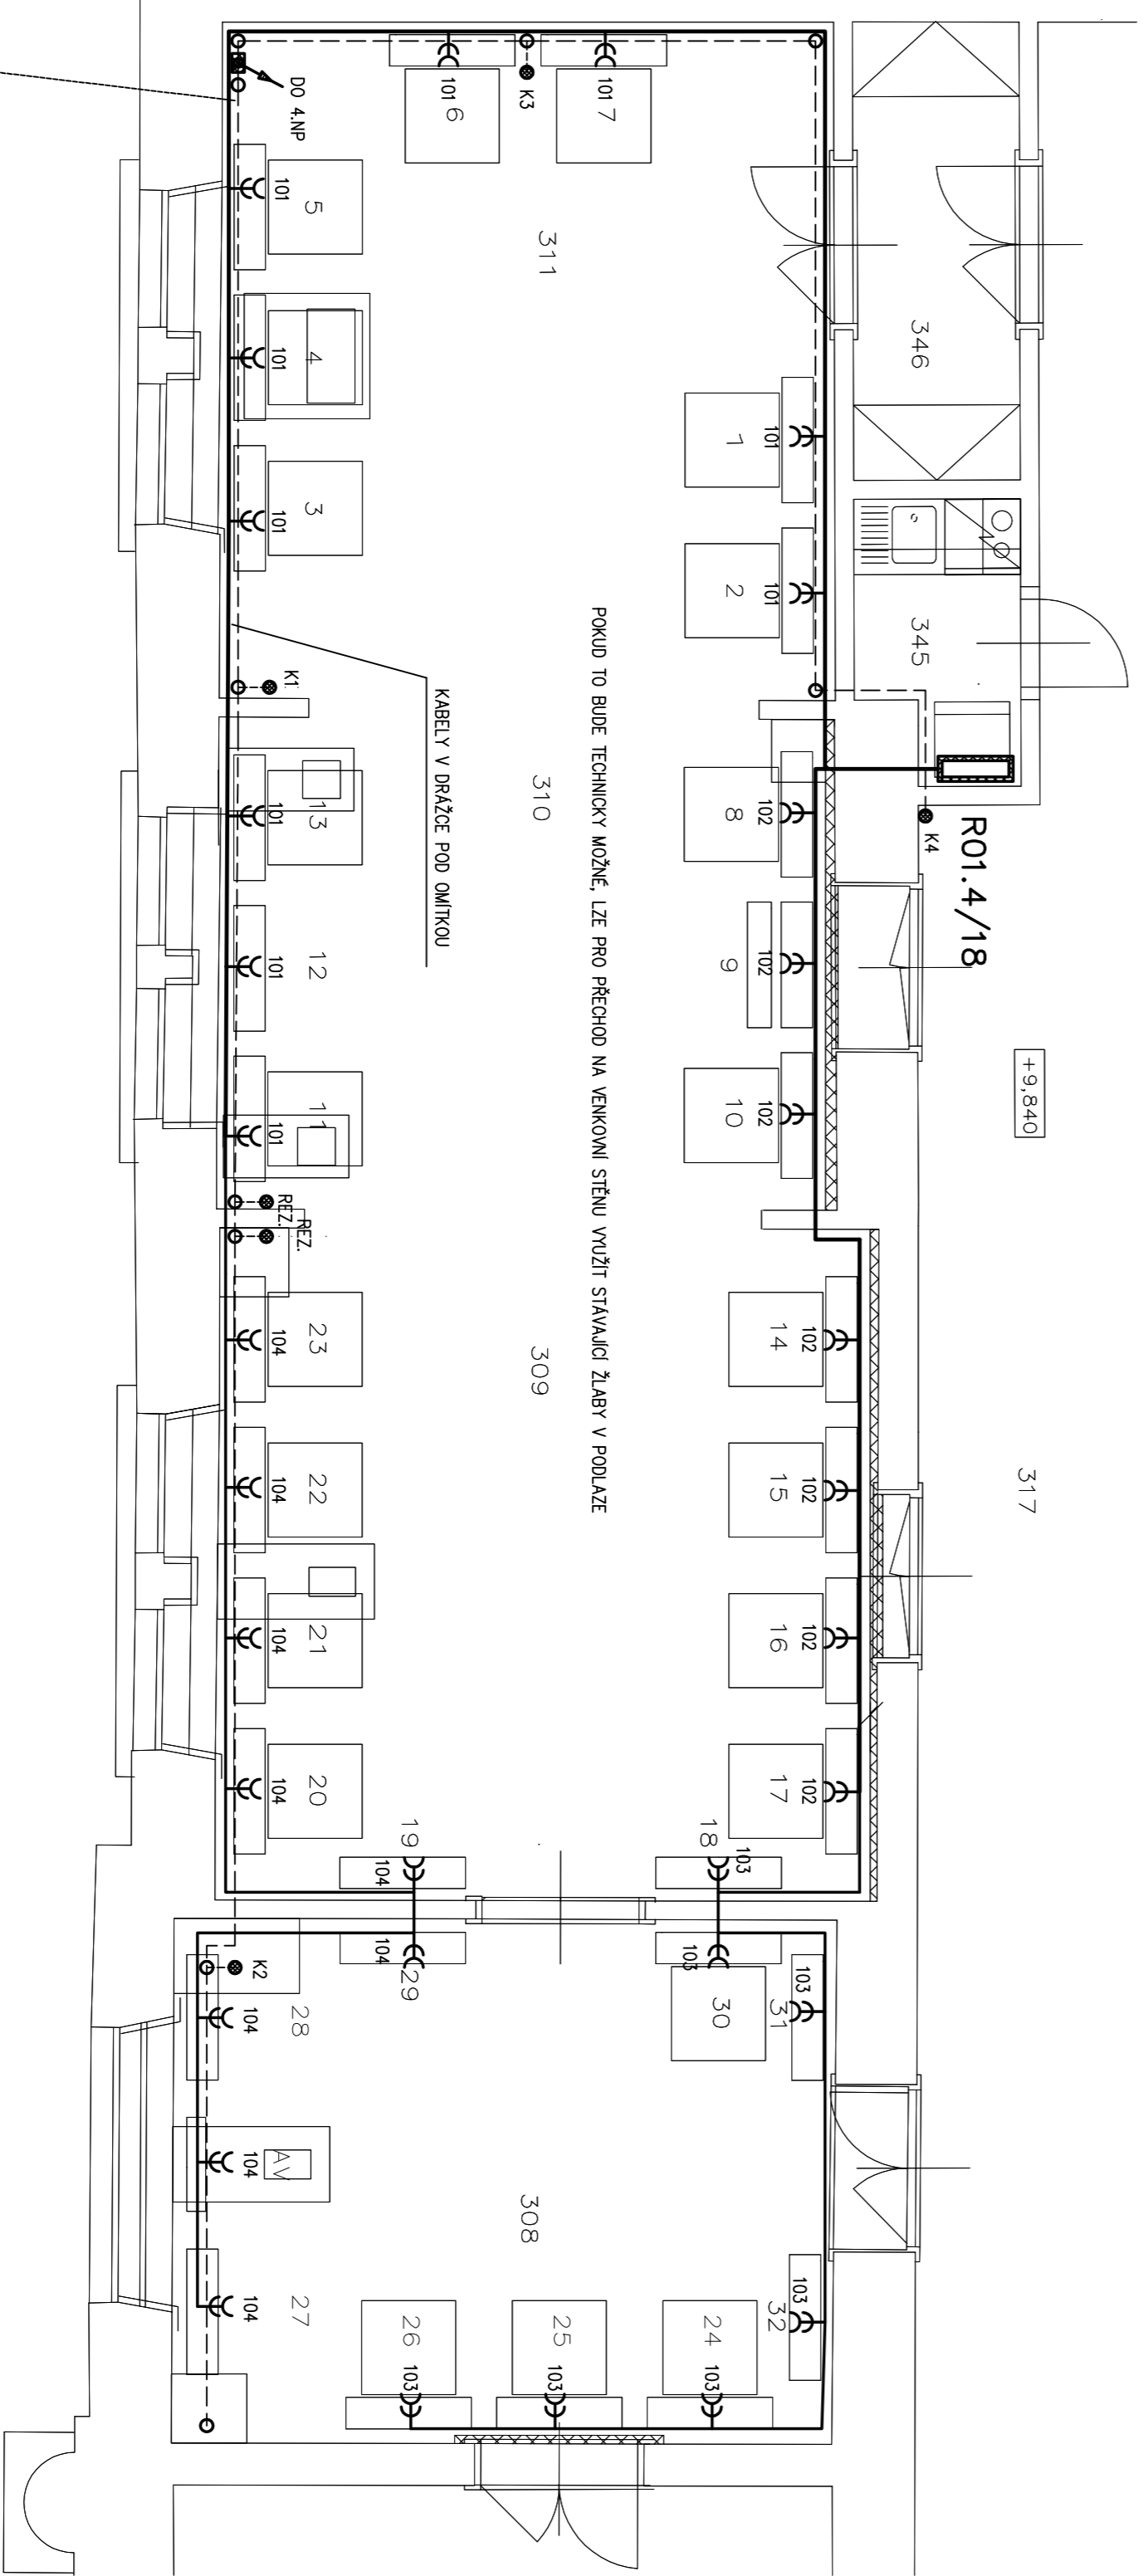

- KU 88-1802 VČ. MČKA S OPAJÍ OSAZENÍ, PRO SVORKOVNICI
- KO 97/5 OBOŘKA, PROTIPOHÁVÍ V TRASE ROZVODU
- STAVBA REKONSTRUKCE
- TRUBKA Fx 16

TRUBKA Fx 25
- SPINAČ OBŘÍČANÝ (C1)

SPINAČ LUSTROVÝ (C5)

SPINAČ SPODÍŠŤOVÝ (C6)

ZASUVKA 230V

DVOUZASUVKA 230V
- 2A

3A

3A

3C

3C

PROSTOR	PLOCHA M <sup>2</sup>	VÝŠKA M	POVRCHOVÁ ÚPRAVA PODLAHY	STĚNY	STROP
PŮDORYS 3.NP.					
308	EXP. OZICE	22,35	3800	KOBEREC	OMITKA
309	EXP. OZICE	28,26	3800	KOBEREC	OMITKA
310	EXP. OZICE	19,19	3800	KOBEREC	OMITKA
311	EXP. OZICE	22,31	3800	KOBEREC	OMITKA
346	VSTUP	7,80	3800	KOBEREC	OMITKA

STAVAJÍCÍ ZDIVO A KONSTRUKCE

SAĐROKARTONOVÁ PŘEDSTĚNA TL. 70 MM

Stavající krytí podlahy budou zachovány a následně bude nalepen zářezový koberec vč. soklu

Stavající vnitřní omítky po budově vyspraveny a všechny místnosti budou nově vymalovány


Stavající sádkartonový podhled bude v místech vedení kabelů očištěn, následně doplněn a vyspraven, podhled v místnostech bude nově vymalován

Stavající instalace v prostoru stropu budou ponechány, elektrorozvaděč bude řádně napojením z prostoru místnosti kuchyně

Instalace elektrorozvaděče, sádkartonu, atd. budou upraveny dle nové dispozice a doplněny vč. nových rozvaděčů prvku. Řádně umístěn zásuvka a prvky budou upraveny při realizaci

- VŠECHNY ROZMĚRY OVĚŘIT NA STAVĚ

SCHEMA OBJEKTU - CELKOVÝ PŮDORYS 3.NP

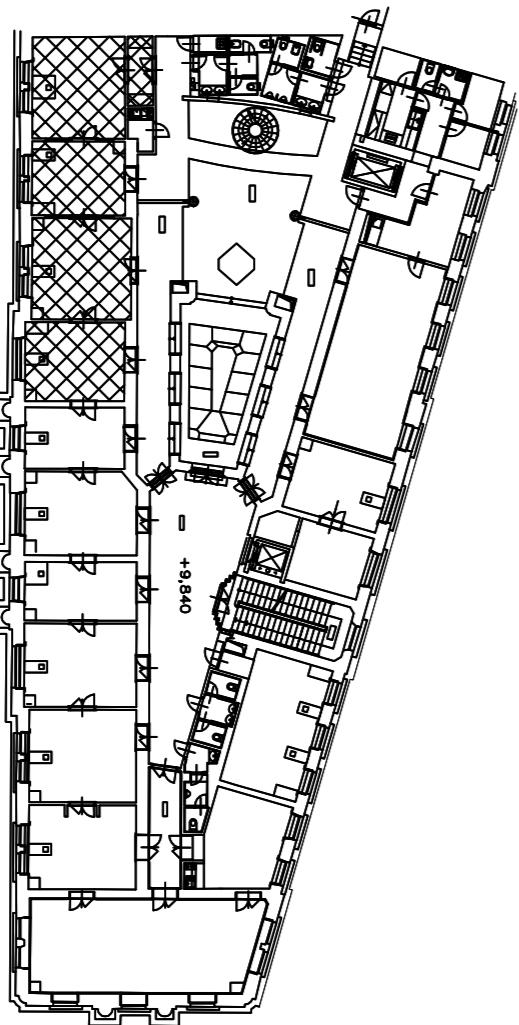

ROZVOJNÁ SOUSTAVA: 3 NPE AC 400 V / TN-S

ROZVODY BUDOU PROVEDENY KABELY CYKY

KABELY BUDOU ULOŽENY DLE ČSN 332000-5-52 ed.2

OCHRANA NEŽIVÝCH ČÁSTÍ DLE ČSN 332000-4-41 ed.2

AUTOMATICKÝM ODPOJENÍM OD ZDROJE

PROUDOVÝM CHRÁNÍCEM

VED. PROJ.	Jiří Dušek	Ing. Petr Macháček
PROJEKTANT	Ing. Petr Macháček	elektronika
VYPRACOVAL	Ing. Petr Macháček	Hvězdova 18, 612 00 BRNO
OBJEDNATEL	Česká národní banka Na Příkopě 28, Praha 1	Tel.: 776 658 079
AKCE		BRNĚ DOKUM. DZS
Stavební úpravy se změnou užívání z kancelářských místností na expozici – 3.NP		ZAKÁZKA Č. E24/15
ČNB Rooseveltova 18, Brno		DATUM 10/15
Stínoproudá elektrotechnika		FORMÁT A4
PŮDORYS 3.NP NOVÉ ZÁSUVKY		MĚŘÍTKO 1:50
		ČÍSLO VÝKRESU D.1.4.3