
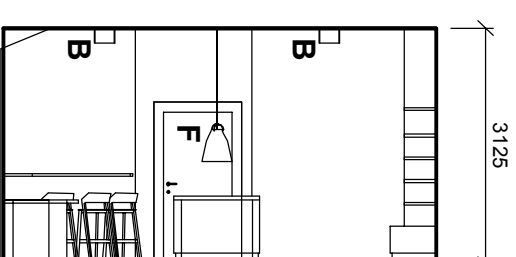


PŮDORYS

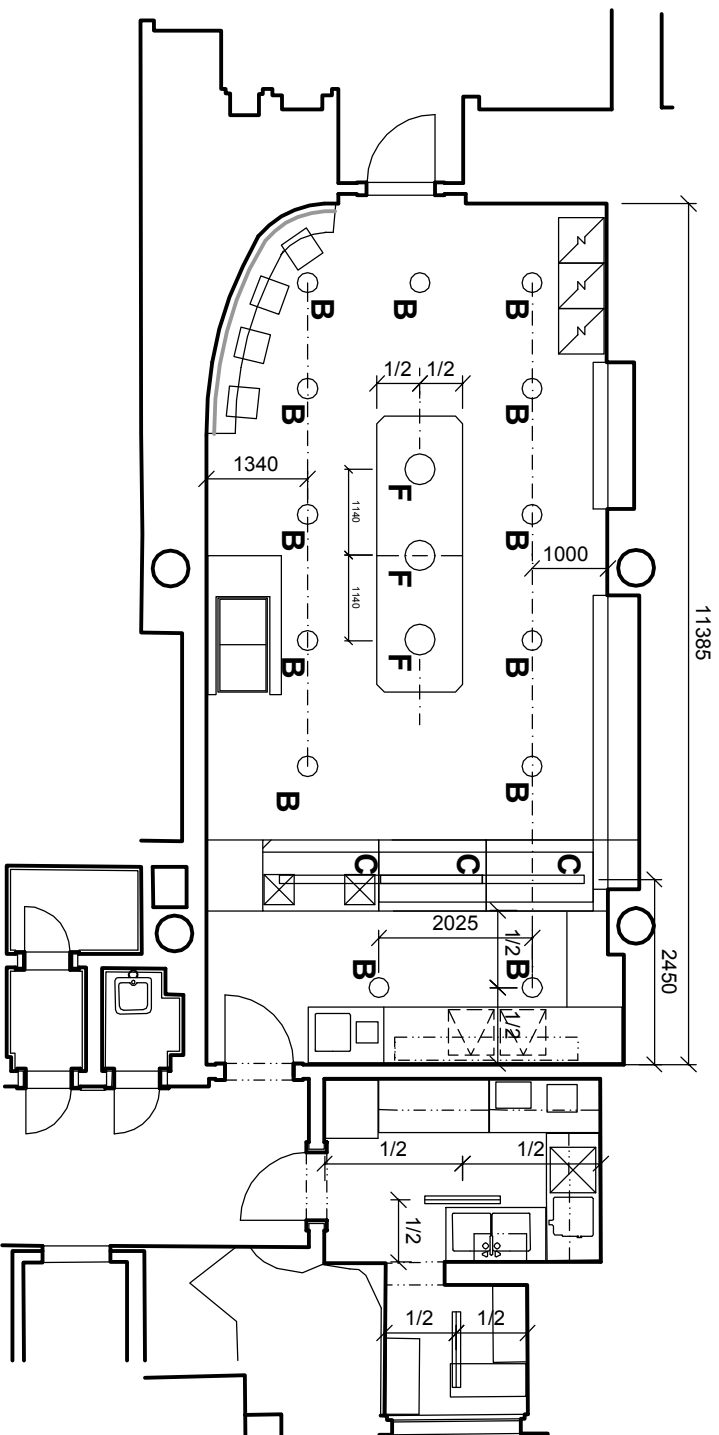

ŘEZ

LEGENDA SVÍTIDEL

- F** středový pult, závěsné svítidlo CARAVAGGIO - 3ks
- B** stávající světla (v jiných místech) - 13ks
- C** výdejní pult, typ Halla, LINA závěsné svítidlo 03-550K-20GEE/840.E - 3ks

poznámky:

VŠECHNE ROZMĚRY A KOTY PŘED ZAPOČETÍM STAVBY NUTNO OVĚŘIT NA STAVĚ
PRO ARCHIT. POLZITICH KONTROLU A VÝROBU PŮD. JEDN. TECHNICKÉ LISTY, PLATNÉ ČÍSLO A ZÁKON č. 221/1997 Sb. O TECHNICKÝCH PŘEDPISÍCH NA VÝROBY
DODAVATEL JE POVINEN SPECIFIKACE DOPLNIT, OVĚŘIT (MATERIÁL, SKLADBY A POD.) NA PŘÍKLON ROZPOČTU / ODPOVĚDNOSTI UPOZORNIT GP A INVESTORA
DODAVATEL JE POVINEN PROVEST KONTROLU VĚRNÉ SHODNOSTI DOKUMENTACE VŠECH KONTROLAČNÍMI A PŘÍKLON, KONTROLU SOULADU S ČSN VČETNĚ SPECIÁLNÍCH POKYSL A V PŘÍPADĚ NESOULADU ČI POCHYBNOSTI NEPRODLENĚ UPOZORNIT GP A INVESTORA

projekt :

Modernizace kantýny v budově ústředí ČNB

Investor:

ČNB, Na Příkopě 28, 115 03 Praha 1

stupeň PD:

DVD

vyraboval:

Ing. arch. M. Havlíčková, ČNB Odbor technický

obsah :

OSVĚTLENÍ KANTÝNY

Půdorys, řez

datum

27.10.2016

číslo přílohy:

měřítko

1 : 100

1.3