


PŮDORYS STŘECHY:

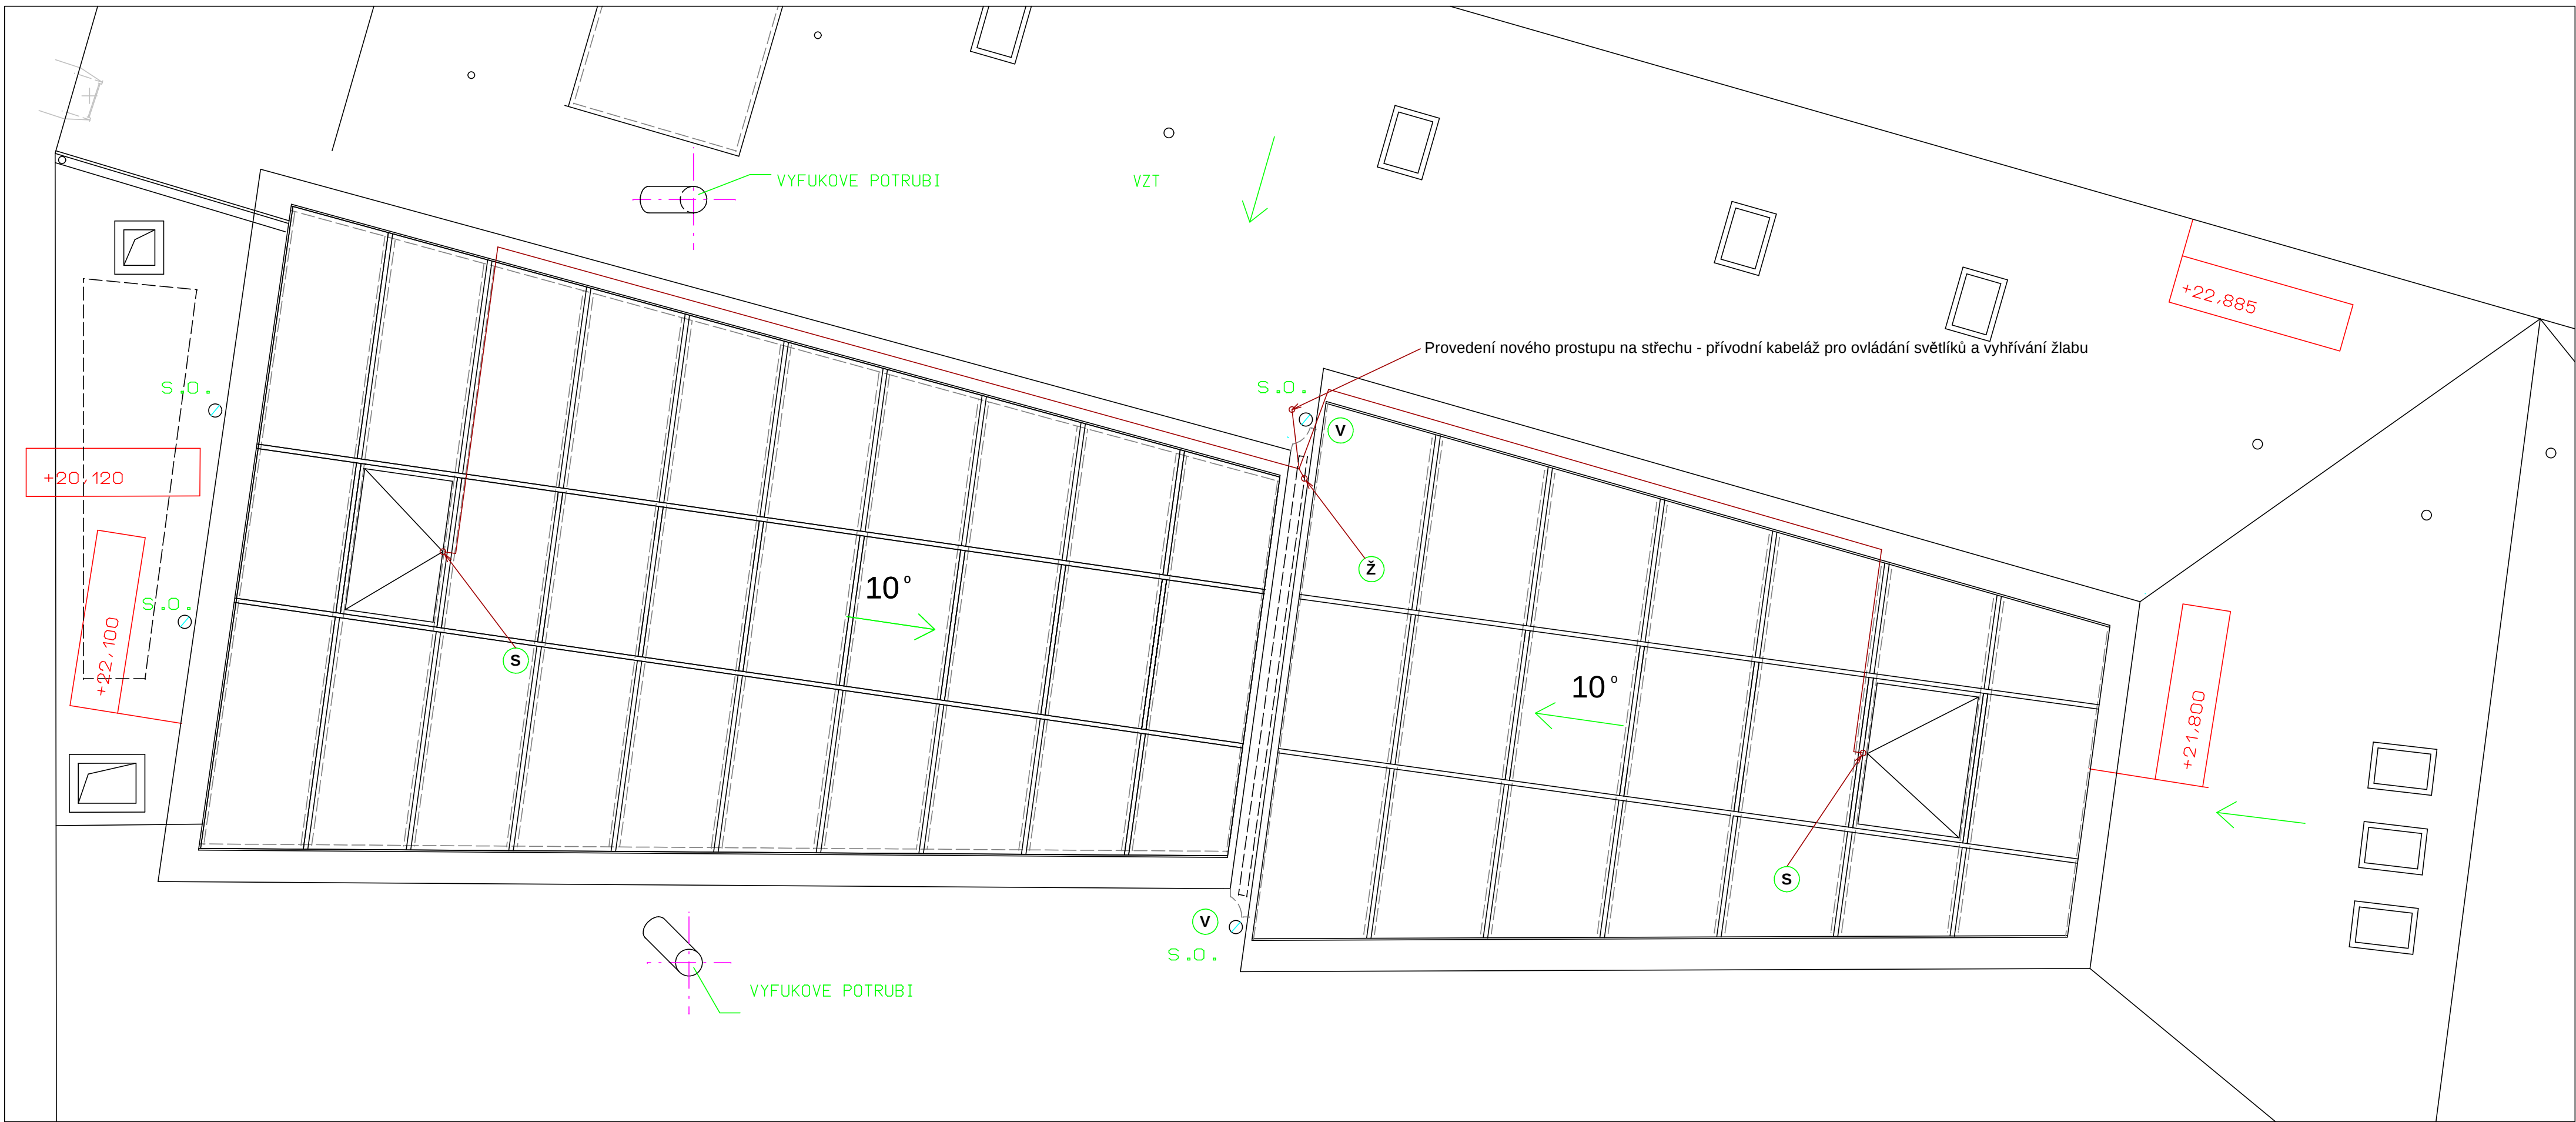

STÁVAJÍCÍ ZDIVO A KONSTRUKCE

- Stávající funkční instalace na střeše budou ponechány
- Stávající funkční instalace vyhřívání žlabů na střeše bude kompletně demontována
- Stávající instalace v prostoru haly atria budou ponechány
- Stavební a montážní práce budou probíhat za provozu objektu, dodavatel bude dodržovat všechny bezpečnostní a požární opatření
- Požárně bezpečnostní zařízení dle ČSN 730802 budou řešena s ohledem na stávající řešení objektu
- S - napojení ovládání otevírání světlíků
 - Z - napojení vyhřívání žlabu
 - V - s.o. stávající odvodnění střechy

LEGENDA:

JMENOVITÉ NAPĚTÍ: 3NPE, 50 Hz, 230/400V, TN-C-S

ROZVODY BUDOU PROVEDENY KABELY CYKY

KABELY BUDOU ULOŽENY DLE ČSN 33 2000-5-52 ED.2

OCHRANA PŘED NEBEZPEČNÝM DOTYKEM ŽIVÝCH ČÁSTÍ DLE ČSN 33 2000-4-41

- OSTATNÍ VIZ. TECHNICKÁ ZPRÁVA

- VŠECHNY ROZMĚRY OVĚŘIT NA STAVBĚ

ZNAČKY:

VEDENÍ ELEKTROINSTALACE (KABELÁŽ)

POZNÁMKY:

- Přesná poloha a provedení tras bude řešeno v místnostech dle místních podmínek a po koordinaci s ostatními profesemi
- Přesné rozmístění ovladačů a zásuvek bude upřesněno s investorem
- Prostupy budou opatřeny v případě prostupu požárně dělící konstrukcí požární ucpávkou dle vyhlášky 246/2001 Sb.
- Okruhy budou dimenzovány obecně: zásuvkové - CYKY - J 3(5) x 2,5 technologické dle výkonu zařízení
- OSTATNÍ VIZ. TECHNICKÁ ZPRÁVA

název: Oprava prosklené střechy atria nad 3. NP v budově České národní banky, pobočky Brno Rooseveltova 18, Brno		generální projektant: Jiří Dušek Zbyšov 214 683 52 Křenovice IČ: 45125387	
investor: Česká národní banka Na Příkopě 28, Praha 1		zak. číslo:	0616
zodpovědný projektant: Jiří Dušek ČKAIT 0008137		stupeň projektu:	DZS
datum: 08 2016		měřítko: 1:50	
název PD: D 1.1 - architektonické a stavební technické řešení		oddl:	číslo přílohy:
příloha: Elektroinstalace - půdorys střechy		D1.4	3