


PŮDORYS 5. NP:

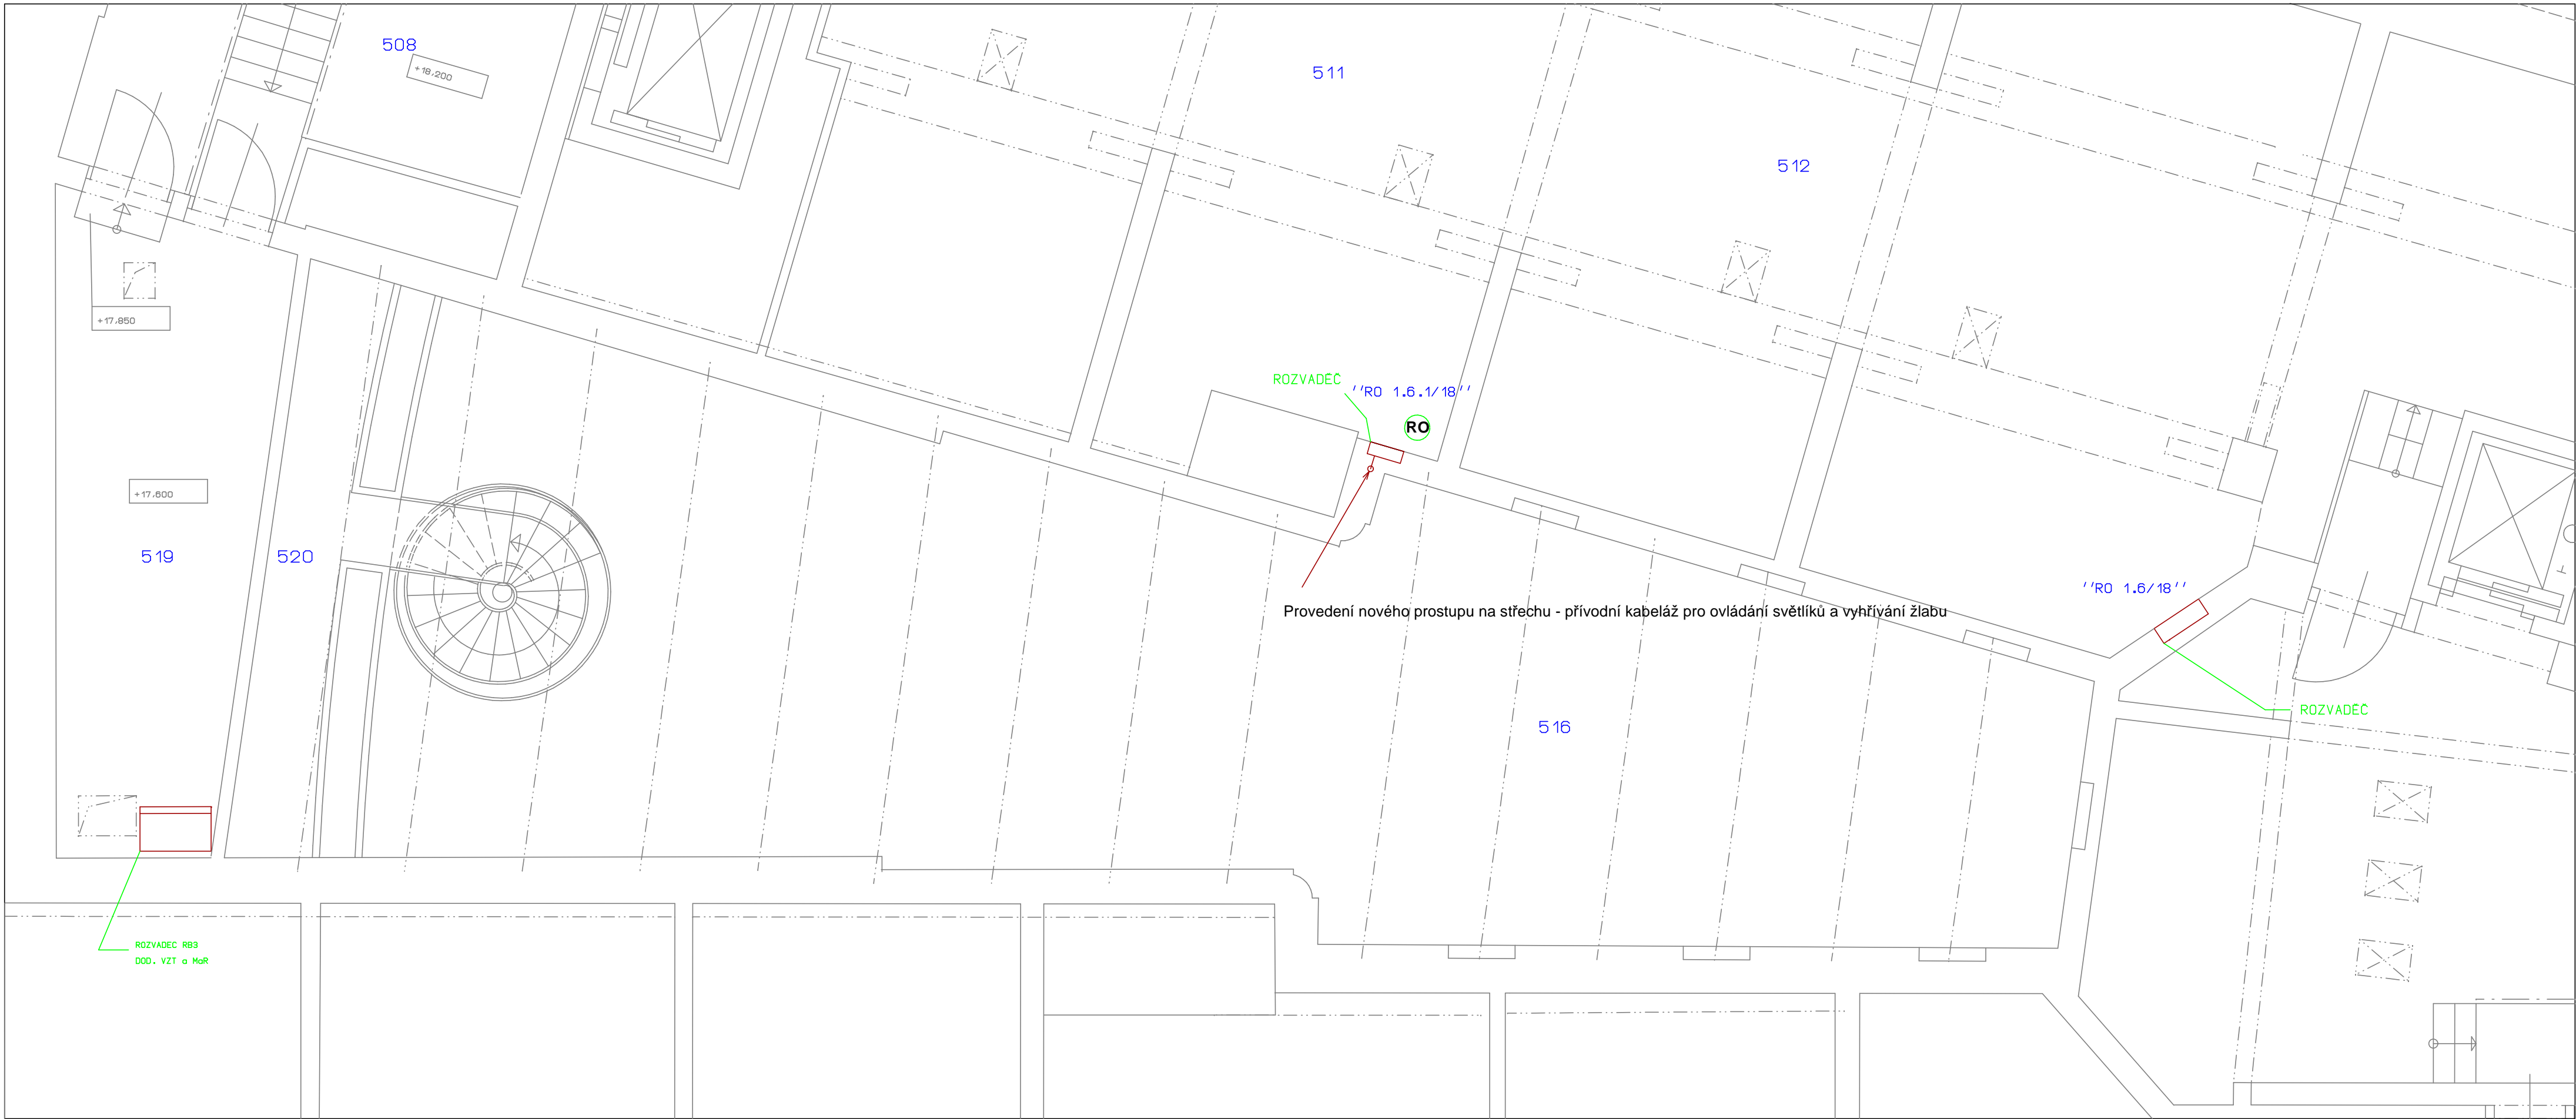

	P R O S T O R	PLOCHA M2	VÝŠKA M	POVRCHOVÁ ÚPRAVA		
				PODLAHY	STĚNY	STROP
	P Ů D O R Y S 5. N.P.:					
508	TECHNICKÝ PROSTOR	32,73	2800	BETON	OMÍTKA	SÁDROKARTON
511	ARCHIV	58,71	3500	PVC	SÁDROKARTON	SÁDROKARTON
512	ARCHIV	81,5	3500	PVC	SÁDROKARTON	SÁDROKARTON
516	PROSTOR ATRIA	7,5	4000	DLAŽBA	OBKLAD	SKLO
519	STROJOVNÁ VZT	16,25	2100	DLAŽBA	OBKLAD	OBKLAD
520	REVIZNÍ GALERIE	7,99	1800	DLAŽBA	OMÍTKA	SKLO

STÁVAJÍCÍ ZDIVO A KONSTRUKCE

Stávající funkční instalace na střeše budou ponechány
Stávající funkční instalace vyhřívání žlabů na střeše bude kompletně demontována
Stávající instalace v prostoru haly atria budou ponechány
Stavební a montážní práce budou probíhat za provozu objektu, dodavatel bude dodržovat všechny bezpečnostní a požární opatření
Požárně bezpečnostní zařízení dle ČSN 730802 budou řešena s ohledem na stávající řešení objektu

RO - rozvaděč ze kterého budou napájeny přívoody ke světlíkům a přívod k vyhřívání žlabu viz. TZ
Rozvaděč bude dovystrojen. Nutno ověřit stávající vystrojení. V případě nevyhovujícího jistiění, je možné rozvody natáhnout k rozvaděči RO 1.6/18., popřípadě nová rozvaděčová skřín.

LEGENDA:
JMENOVITÉ NAPĚTÍ: 3NPE, 50 Hz, 230/400V, TN-C-S
ROZVODY BUDOU PROVEDENY KABELY CYKY
KABELY BUDOU ULOŽENY DLE ČSN 33 2000-5-52 ED.2
OCHRANA PŘED NEBEZPEČNÝM DOTYKEM ŽIVÝCH ČÁSTÍ DLE ČSN 33 2000-4-41

- OSTATNÍ VIZ. TECHNICKÁ ZPRÁVA
- VŠECHNY ROZMĚRY OVĚŘIT NA STAVBĚ

ZNAČKY:
VEDENÍ ELEKTROINSTALACE (KABELÁŽ)

POZNÁMKY:
- Přesná poloha a provedení tras bude řešeno v místnostech dle místních podmínek a po koordinaci s ostatními profesemi
- Přesné rozmístění ovladačů a zásuvek bude upřesněno s investorem
- Prostupy budou opatřeny v případě prostupu požárně dělící konstrukcí požární ucpávkou dle vyhlášky 246/2001 Sb.
- Okruhy budou dimenzovány obecně: zásuvkové - CYKY - J 3(5) x 2,5 technologické dle výkonu zařízení
- OSTATNÍ VIZ. TECHNICKÁ ZPRÁVA

sídlo: Oprava prosklené střechy atria nad 3. NP v budově České národní banky, pobočky Brno Rooseveltova 18, Brno		generální projektant: Jiří Dušek Zbýšov 214 683 52 Křenovice IČ: 43125387	
investor: Česká národní banka Na Příkopě 28, Praha 1		zak. číslo: 0616	
zodpovědný projektant: Jiří Dušek ČKAIT 0008137		stupeň projektu: DZS	
datum: 08 2016		měřítko: 1:50	
název PD: D 1.1 - architektonické a stavební technické řešení		oddl: číslo přílohy:	
příloha: Elektroinstalace - půdorys 5. NP		D1.4	
		2	