
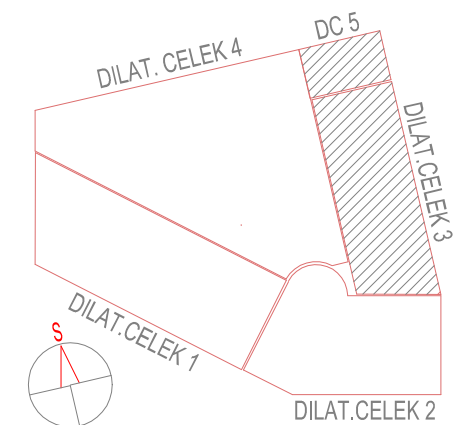


PŘEHLEDNÝ PŮDORYS - DILAT. CELEK 3

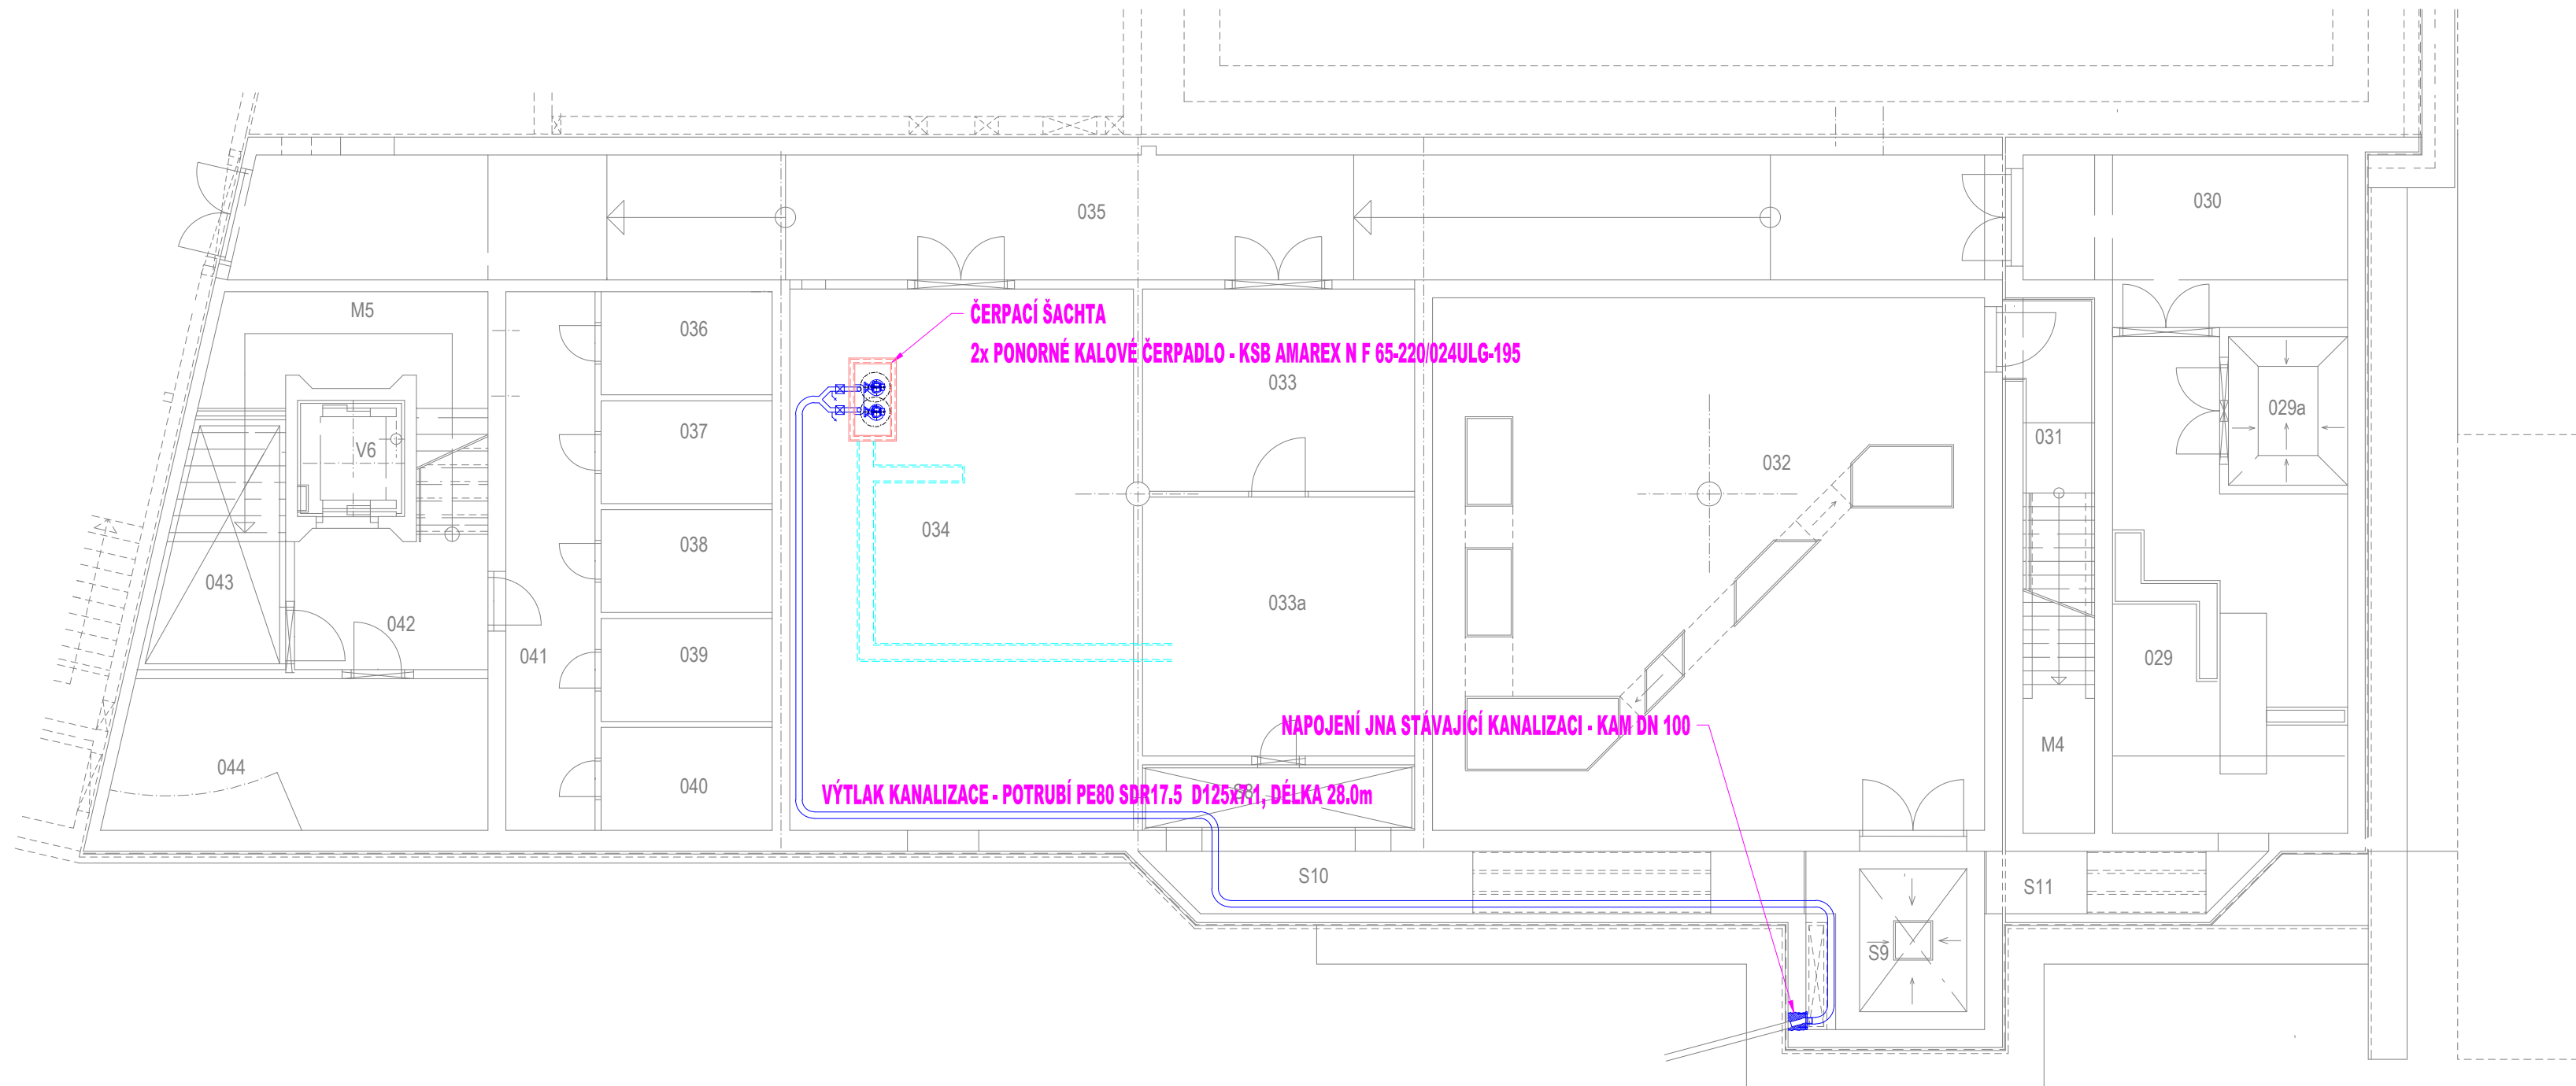

PROFESE		ZDRAVOTNÍ TECHNIKA		 . PROJEKT Ing. Karel Dovrtěl projekty TZB T. 731 111 627, E. kd.projekt@gmail.cz	
ZODPOVĚDNÝ PROJEKTANT	Ing. Karel Dovrtěl			 ATELIÉR ZIDKA ARCHITEKTONICKÁ KANCELÁŘ	
VYPRACOVAL	Ing. Karel Dovrtěl				
VEDOUCÍ PROJEKTANT	Ing. arch. Jiří Zídka				
GENERÁLNÍ PROJEKTANT adresa	ATELIER ZÍDKA, architektonická kancelář, spol. s r.o. Jižní ul. 870, Hradec Králové 500 03 tel. 495406739, 495408920, E-mail: zidka@atelierzidka.cz				
OBJEDNATEL PD	ČNB, Na Příkopě 28, PRAHA 1, PSČ 115 03				
název akce ODVOD VODY ZE SUTERÉNU BUDOVY POBOČKY ČNB V HRADCI KRÁLOVÉ				číslo zakázky 1382/040	
název výkresu PŘEHLEDNÝ PŮDORYS SUTERÉNU - DILAT. CELEK 3				stupeň PD DPS	
				datum ZÁŘÍ 2013	
				měřítko 1:100	
				číslo výkresu ZT.03	